


Инв.№подл.	Согласовано		
Инв.№подл.	Взаминв.№		
Инв.№подл.	Подпись		

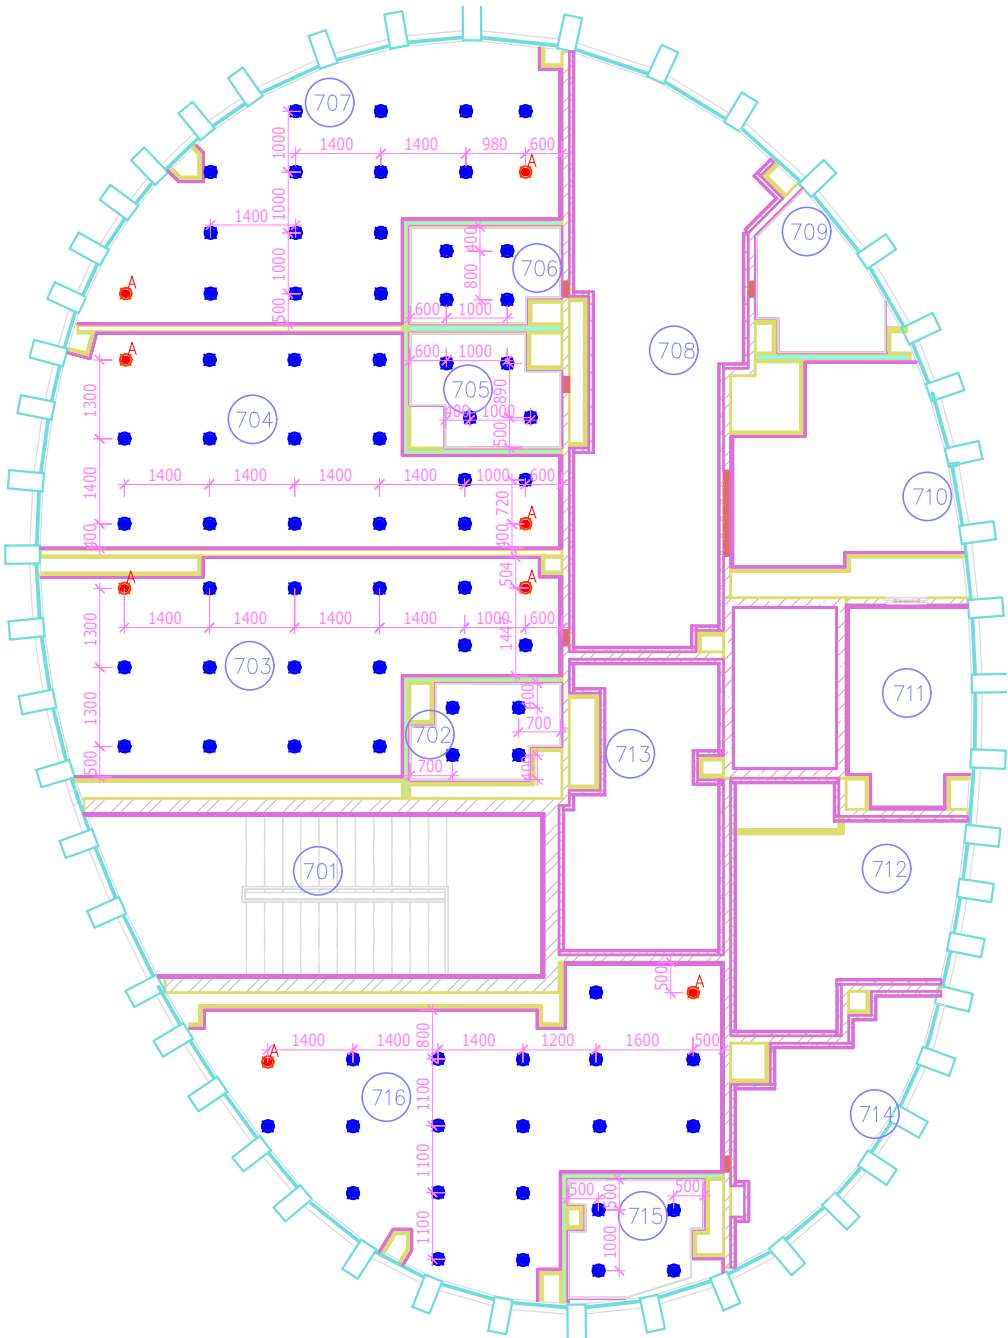

						697130-Задание		
						"Школа 218 Кемерово"		
Изм.	Колуч.	Лист	№ док.	Подп.	Дата	Внутреннее электроосвещение	Стадия	Лист
Разработа		Сергеев			08.2026		Р	5
Н.контр.		Лаюрова			08.2026	План 7 этажа здания в организацию закладных элементов для светильников	ООО ЦИТ	
ГИП		Шапорев			08.2026			